
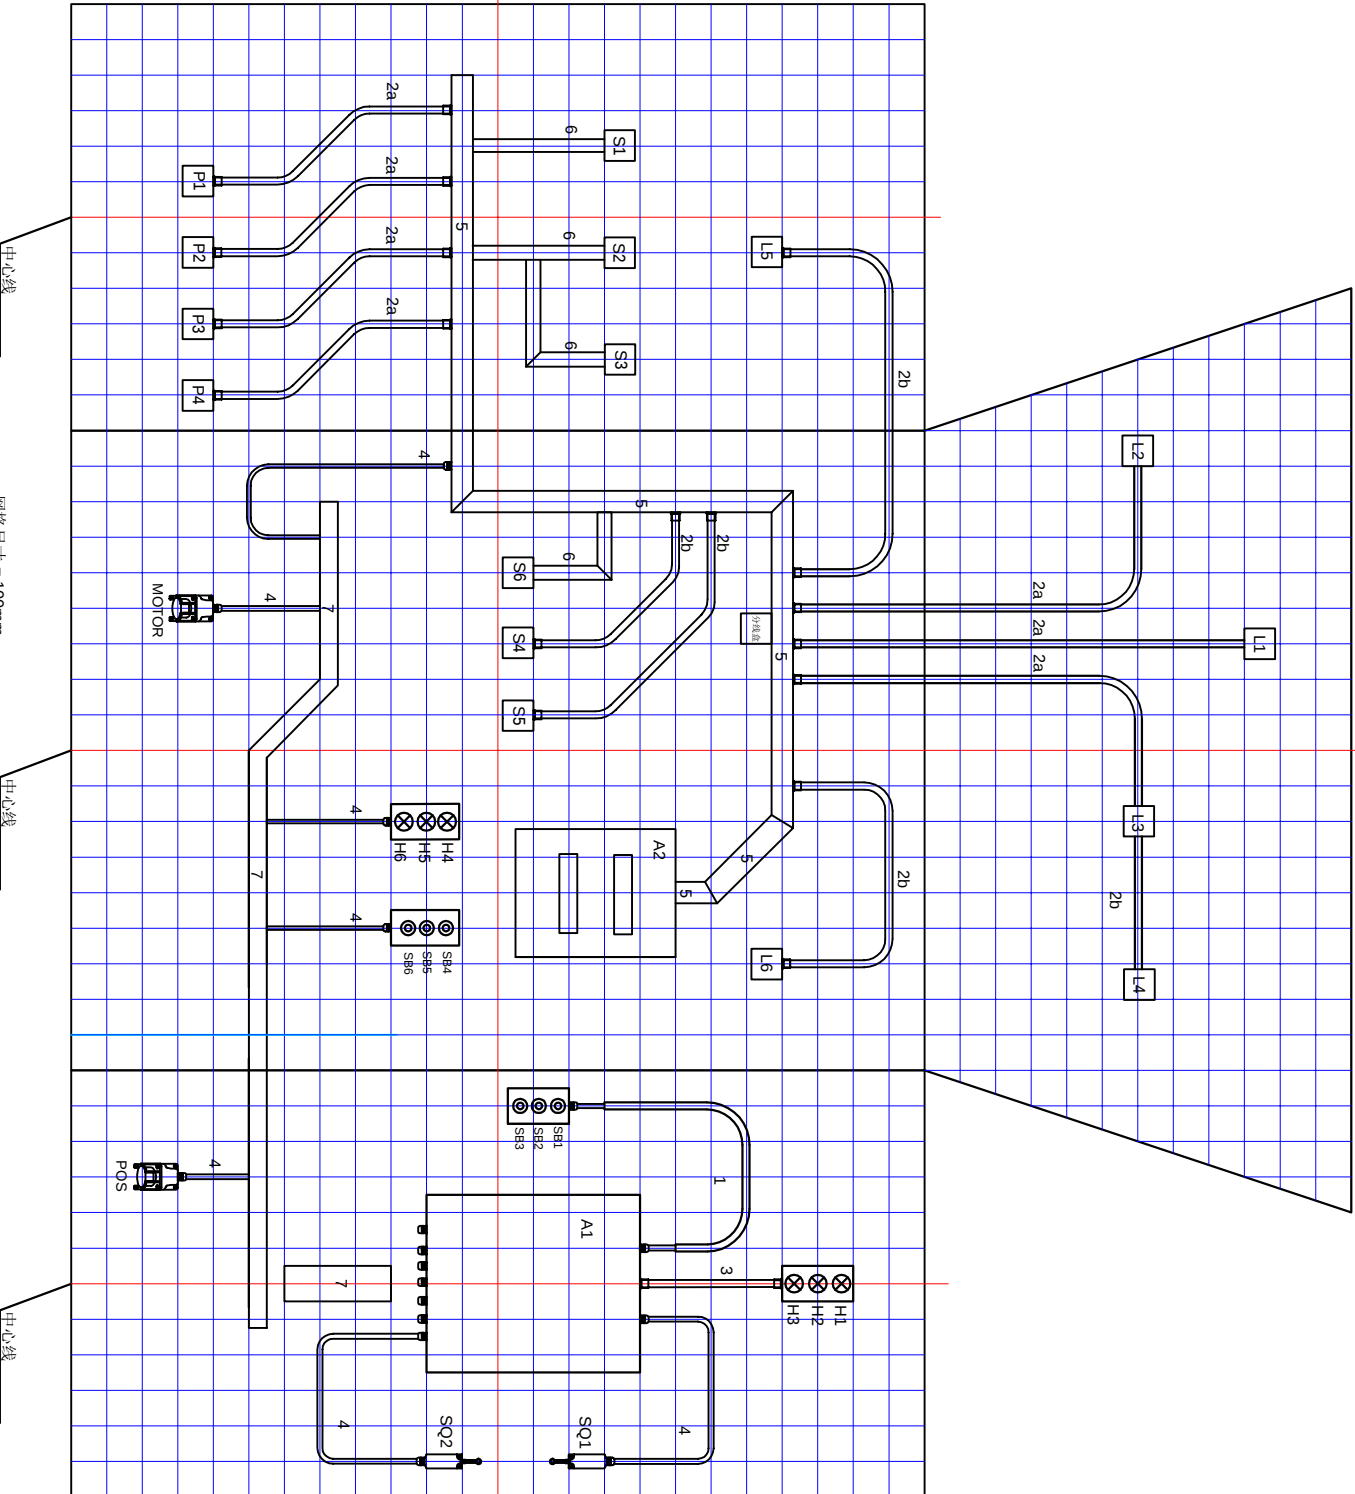


- 1 = 金属线管 20mm
- 2a = PVC线管 20mm
- 2b = PVC线管 16mm
- 3 = PVC软管 20mm
- 4 = PVC电缆
- 5 = PVC 线槽 60×40mm
- 6 = PVC 线槽 40×20mm
- 7 = 电缆桥架 100mm


- A1 = 控制配电箱
- A2 = 照明配电箱
- S1-S6 = 开关
- POS = 电源供电点
- MOTOR = 电机插座
- P1-4 = 电源插座
- L1-L6 = 白炽灯

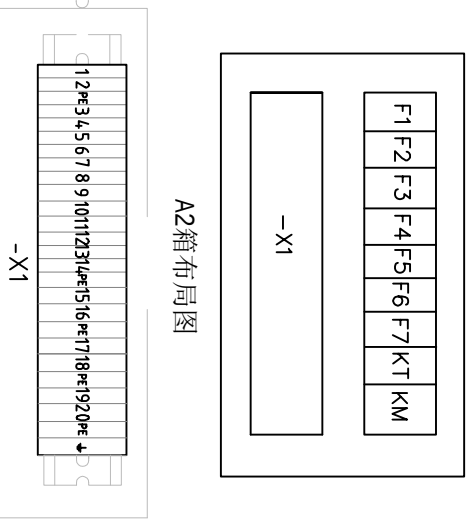

2016年中国技能大赛-第44届世界技能大赛全国选拔赛

电气装置项目

模块：模块1 新技术电气设备安装（样题）		图号： WSC2016_模块1_01	
比例：1:20	日期：2016年7月20日	纸张： A3	版本:XX
绘图人： 电气装置项目技术工作组		Appd: Sign:	
描述： 模块1 施工布局图		页码： 1	

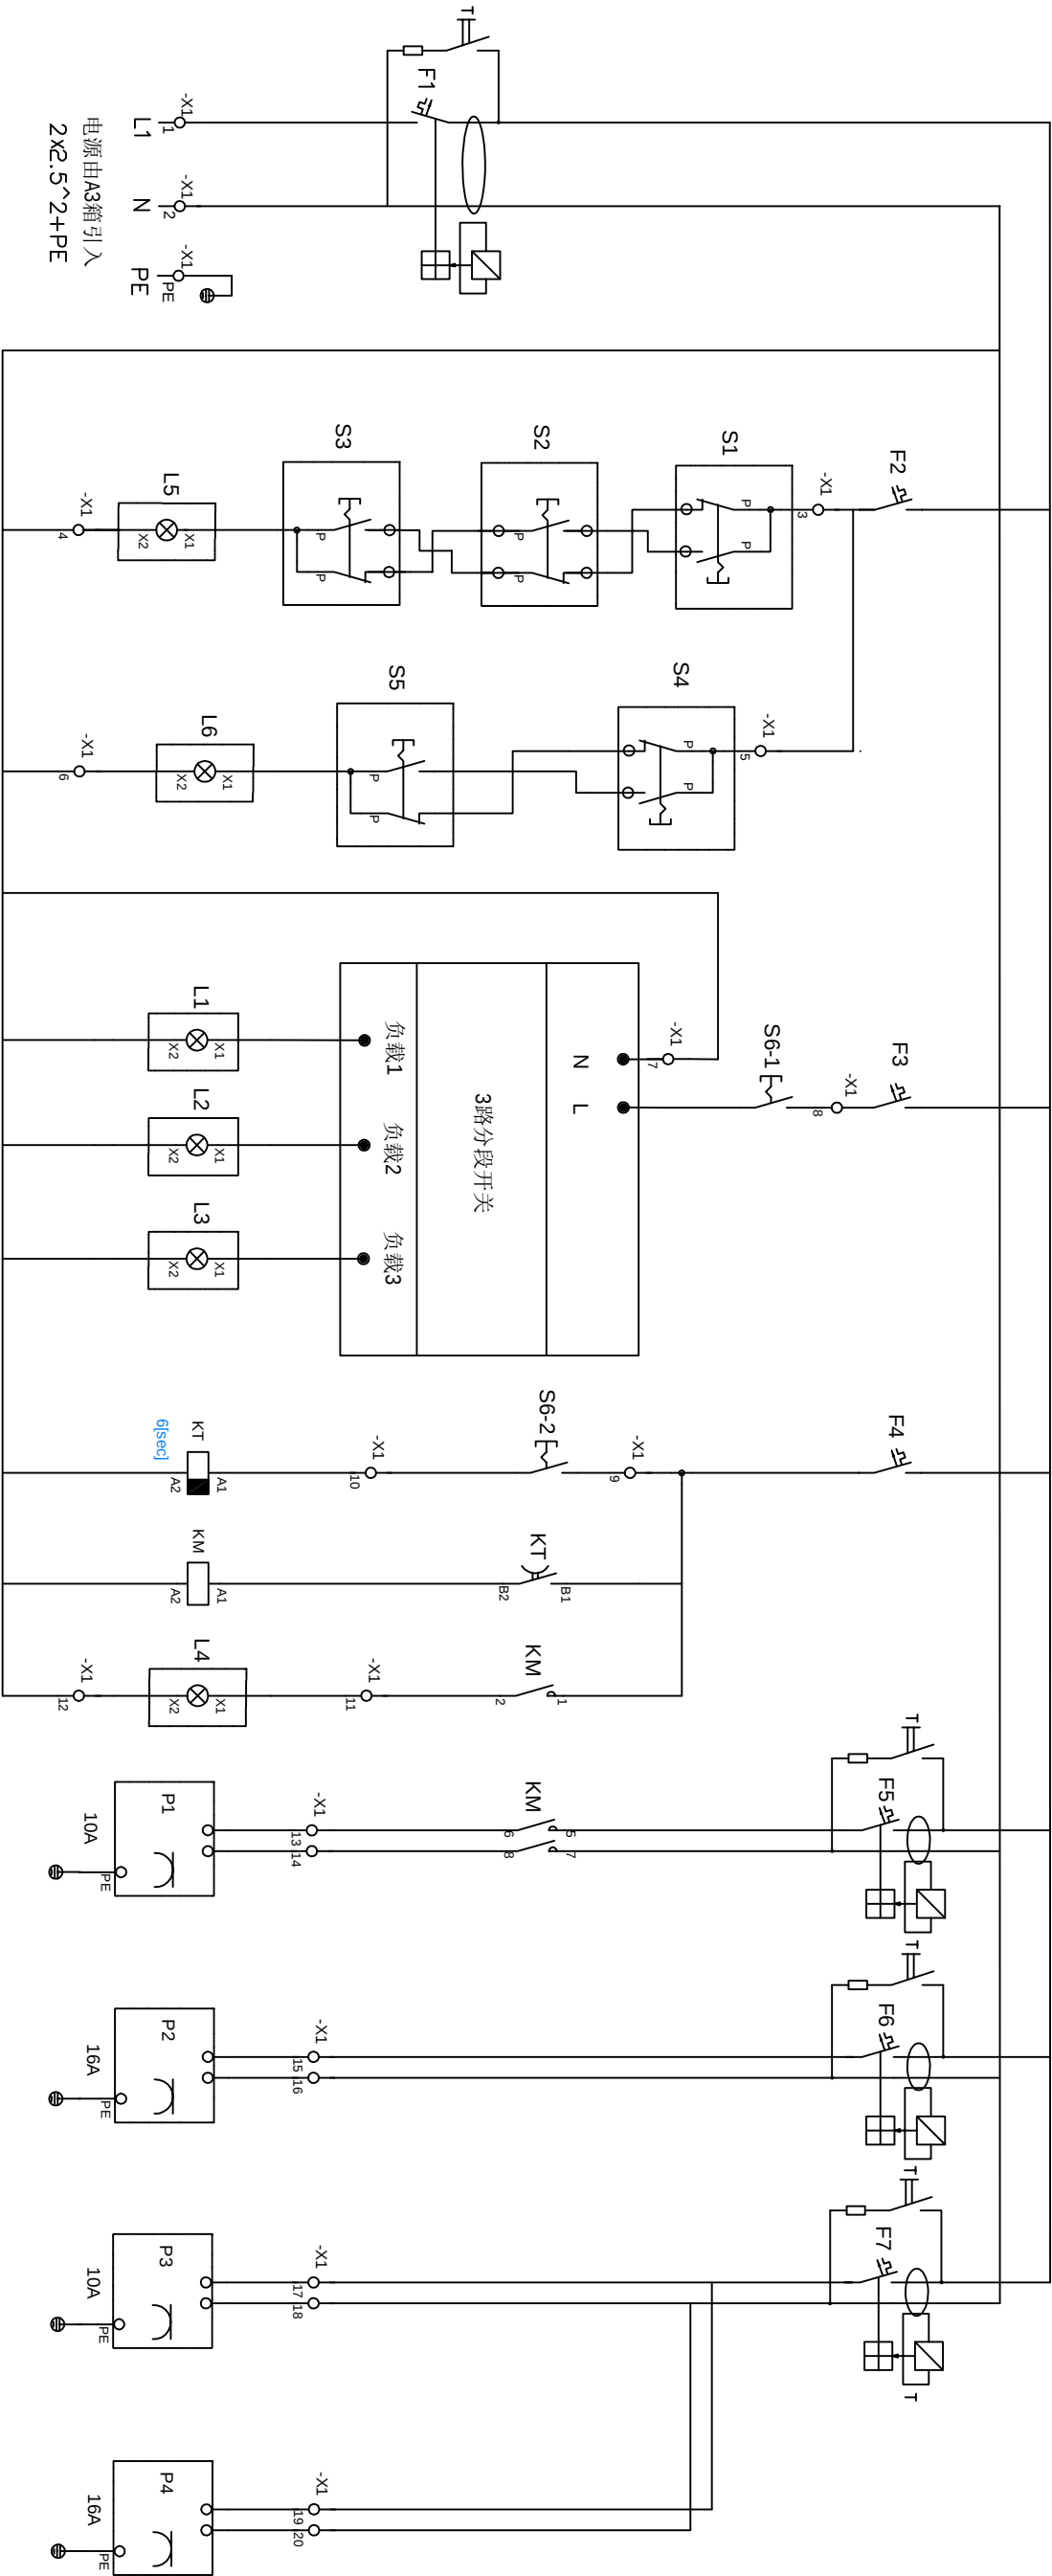

2016年中国技能大赛-第44届世界技能大赛全国选拔赛
电气装置项目



模块：模块1 新技术电 气设备安装（样题）

比例：1:20

日期：2016年7月20日

纸张：A3

绘图人：

电气装置项目技术工作组

图号：WSC2016_模块1_02

描述：

模块1

照明线路

版本：

页码：2

Appd:

Sign: